


<b>完了図</b>	
件名	大山浄水場及び大山湖水ポンプ所、用地測量委託
委託ヶ所	大山市大字宮岡地内
縮尺	1:500
図面修正年月日	昭和56年10月
愛知県尾張水道事務所	



光ケーブル配線図


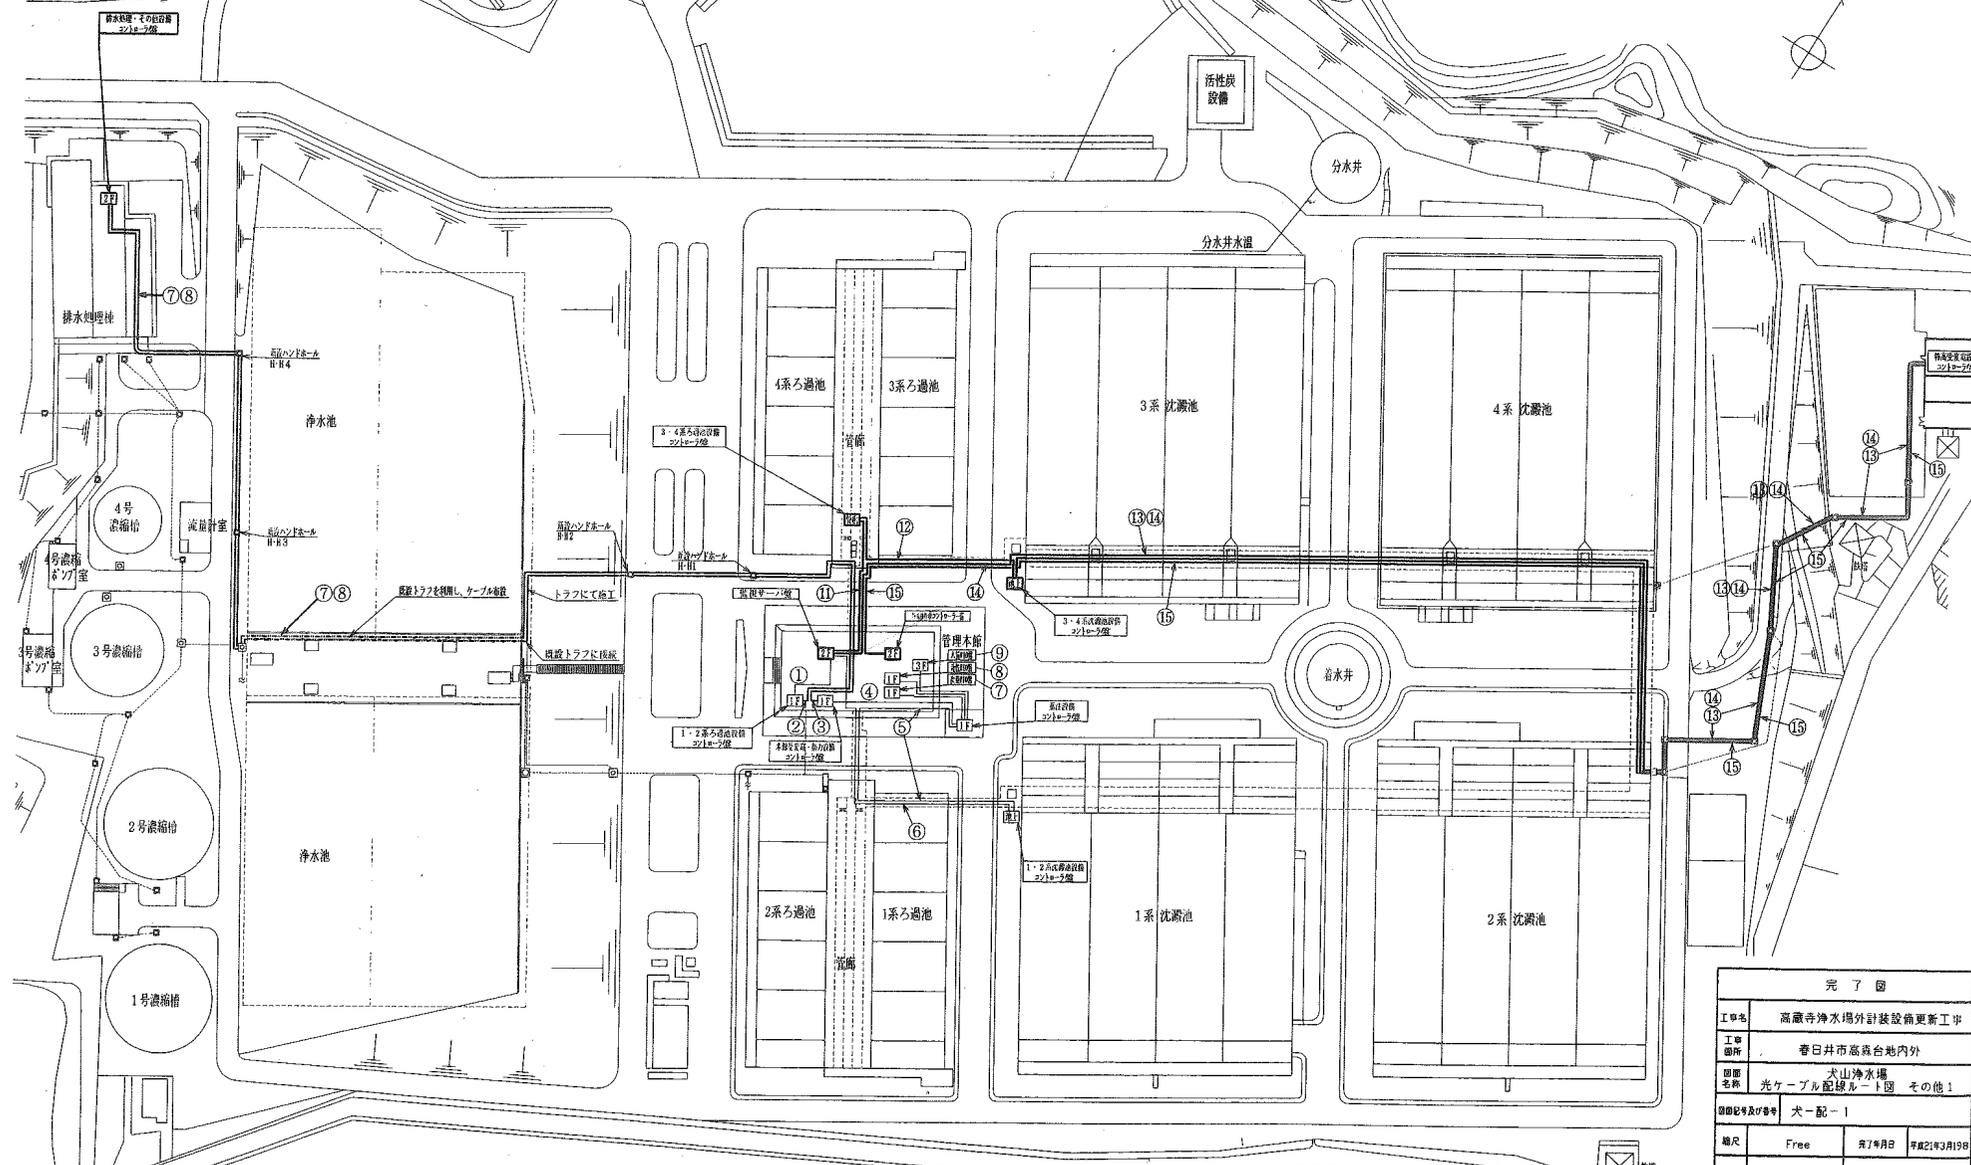


No.	ケーブル名称 (共通、1・2系)	芯数	長さ (m)	備考
①	監視センター室	~ 1・2系ろ過池設備ケーブル室	65	
②	1・2系ろ過池設備ケーブル室	~ 排水処理、その他設備ケーブル室	450	
③	排水処理、その他設備ケーブル室	~ 本館電気室、動力設備ケーブル室	450	
④	本館電気室、動力設備ケーブル室	~ 薬注設備ケーブル室	125	
⑤	薬注設備ケーブル室	~ 1・2系沈澱池設備ケーブル室	172	
⑥	1・2系沈澱池設備ケーブル室	~ 監視センター室	160	
⑦	薬注設備ケーブル室	~ 水質10号機	156	
⑧	薬注設備ケーブル室	~ 水質10号機	156	
⑨	薬注設備ケーブル室	~ 水質10号機	104	


No.	ケーブル名称 (特高、3・4系)	芯数	長さ (m)	備考
00	監視センター室	~ 3・4系ろ過池設備ケーブル室	61-4C	130
01	3・4系ろ過池設備ケーブル室	~ 3・4系沈澱池設備ケーブル室	61-4C	121
02	3・4系沈澱池設備ケーブル室	~ 特高電気室設備ケーブル室	61-4C	445
03	特高電気室設備ケーブル室	~ 監視センター室	61-4C	587
04	特高電気室設備ケーブル室	~ 特高操作室コントローラ室	61-2C×2	587

完了図			
工事名	高蔵寺浄水場外計装設備更新工事		
工事箇所	春日井市區島台地内外		
図面名称	犬山浄水場 光ケーブル配線ルート図 その他1		
図面記号及び番号	犬-配-1		
縮尺	Free	発行年月日	平成27年3月19日
施工者	計装設備更新工事	高専システムソリューションズ (株)	
所長	栗	課長 神井	構成 斎田 主任 尾平
主査	伊藤	設計 尾崎	監査 尾平、伊藤、尾崎
検査	黒川		
東知用水水道北部事務所			




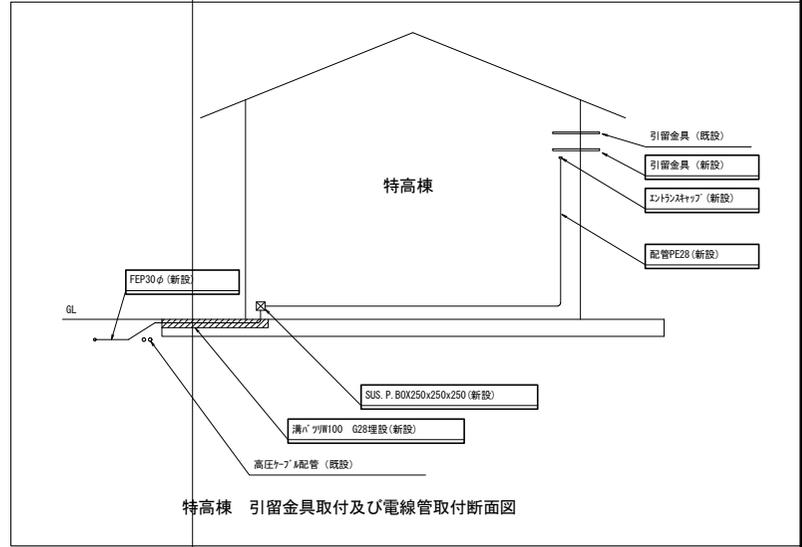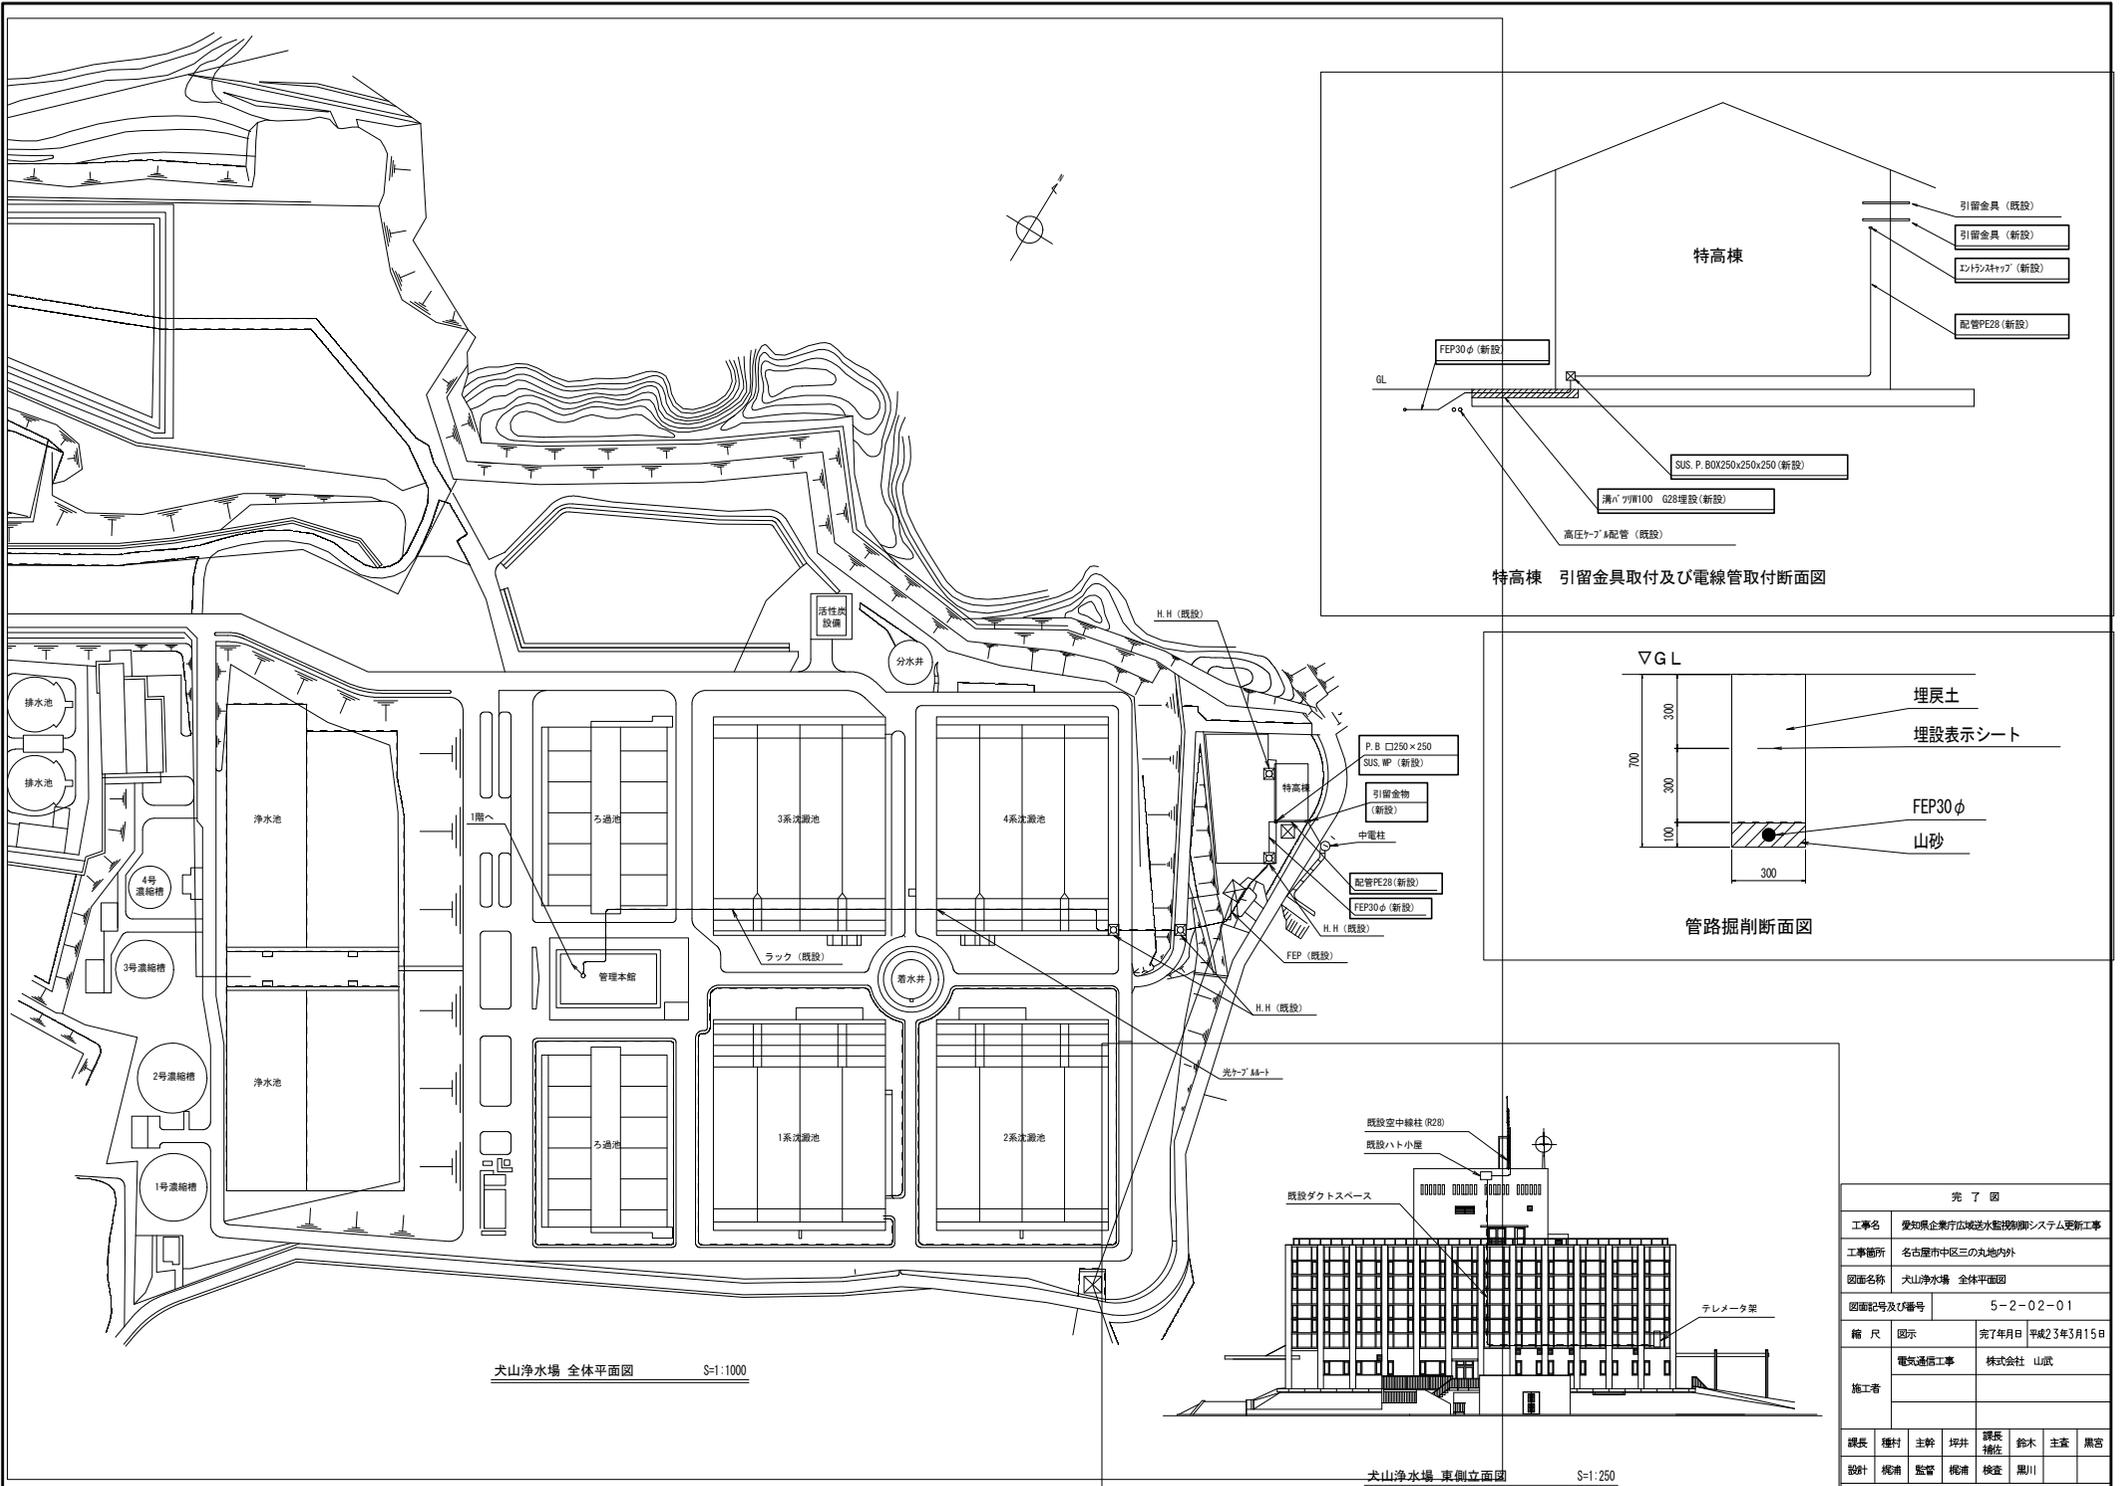

特高棟 引留金具取付及び電線管取付断面図

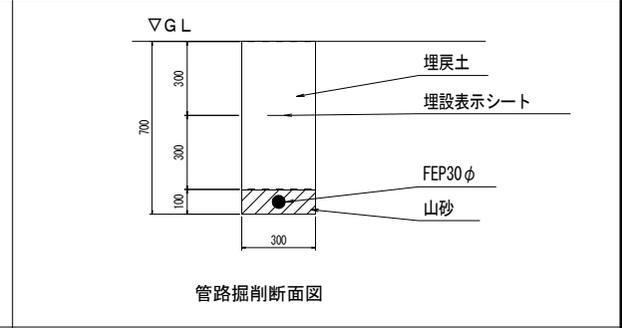

管路掘削断面図

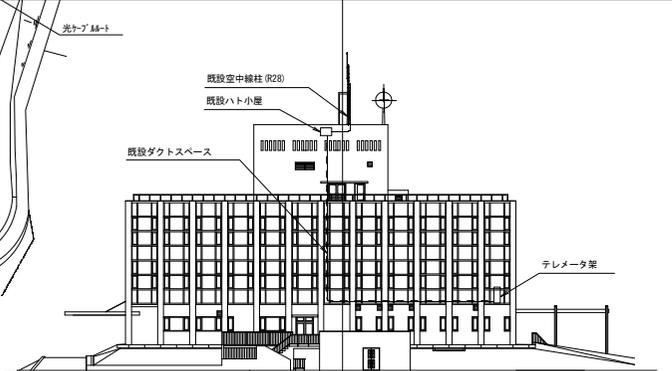

犬山浄水場 東側立面図 S=1:250

完了図			
工事名	愛知県企業庁広域浄水監視制御システム更新工事		
工事箇所	名古屋市中区三の丸地内外		
図面名称	犬山浄水場 全体平面図		
図面図号及び番号	5-2-02-01		
縮尺	図示	完7年月日	平成23年3月15日
施工者	電気通信工事 株式会社 山武		
課長	種村	主幹	坪井
設計	柳浦	監督	柳浦
課長補佐	鈴木	主査	黒宮
検査	黒川		